

SITUAÇÃO, escala: 1/1000
 LOTE URBANO n.º 03 A
 DA QUADRA 15 COM
 ÁREA DE 900,00m²
 SOB A MATRÍCULA n.º 101.465.



AVENIDA JULIO DE MAILHOS
 LOCALIZAÇÃO, escala: 1/200

PROJETO PARA CÂMARA DE VEREADORES		desenho	EVERTON
<small>serviço de:</small>		data	19/11/2013
MUNICÍPIO DE PONTÃO		área	533,45m ²
<small>Localidade:</small> PONTÃO / RS		escala	INDICADA
<small>destino do terreno:</small>		prancha	01
<small>direitos autorais reservados</small>		SITUAÇÃO E LOCALIZAÇÃO	




PLANTA BAIXA, escala : 1/75
 AREA DO CONSTRUIDO: 533,45 m²

PROJETO PARA CAMARA DE VEREADORES		CLIENTE	PROJETO
		INSTITUTO DE CIENCIAS	INSTITUTO DE CIENCIAS
		PROJETO DE PLANTA	PROJETO DE PLANTA
		PROJETO DE PLANTA	PROJETO DE PLANTA
CLASSIFICACAO	DESCRICAO	QUANTIDADE	UNIDADE
02	PLANTA BAIXA		




FACHADA FUNDOS, escala : 1/75

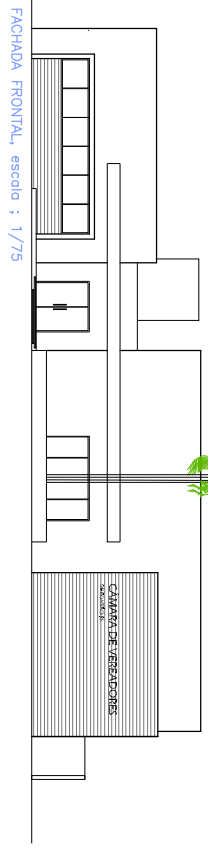

FACHADA FRONTAL, escala : 1/75

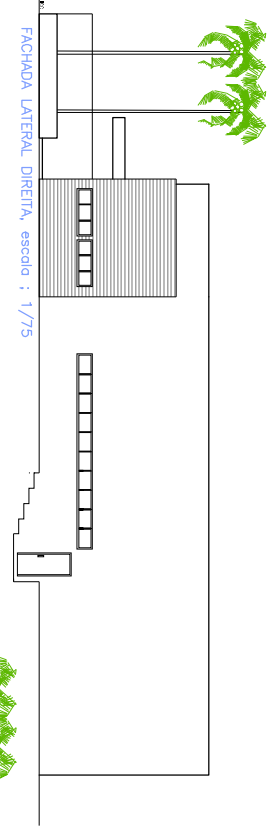




FACHADA LATERAL DIREITA, escala : 1/75

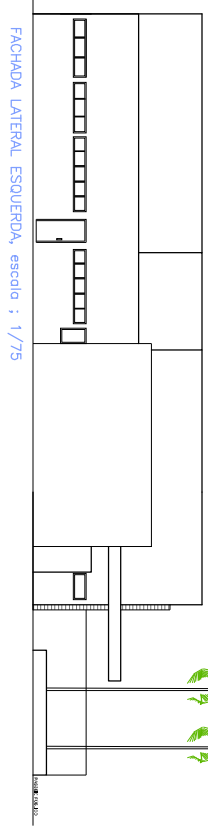

FACHADA LATERAL ESQUERDA, escala : 1/75


PROJETO PARA CAMARA DE VERBADESORES	
CLIENTE	SECRETARIA DE AGRICULTURA E PECUARIA
PROJETAO	INSTITUTO FEDERAL DE EDUCACAO, CIENCIA E TECNOLOGIA DO RIO GRANDE DO NORTE
PROJETAO	REDA 421196
PROJETAO	03

ESCALA	1:100 x 1:100
DATA	02/04/2014
PROJETAO	03

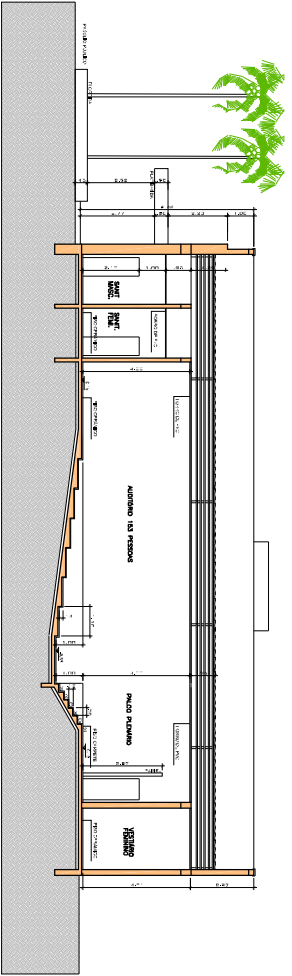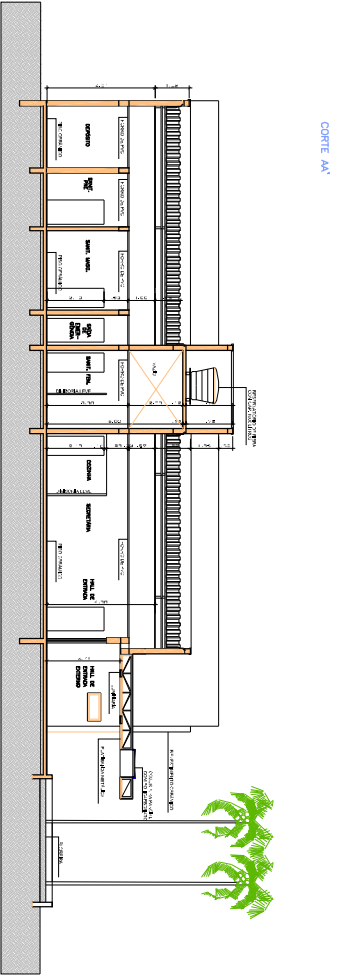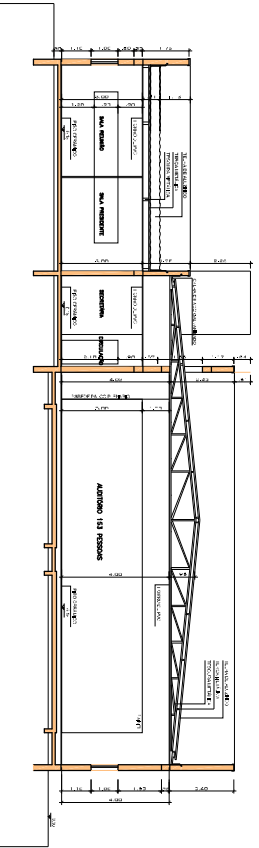

PROJETO PARA CAMARA DE VEREDADORES			
N° 22/2017		UNIVERSIDADE FEDERAL DO RIO GRANDE	
AL. MARCO DE OROZCO		PROJETO DE ARQUITETURA	DEPARTAMENTO DE ARQUITETURA
CORTES		PROJETO 03	PROJETO 03
PROJETO		PROJETO 03	PROJETO 03
CORTES		PROJETO 03	PROJETO 03
CORTES		PROJETO 03	PROJETO 03
CORTES		PROJETO 03	PROJETO 03

04

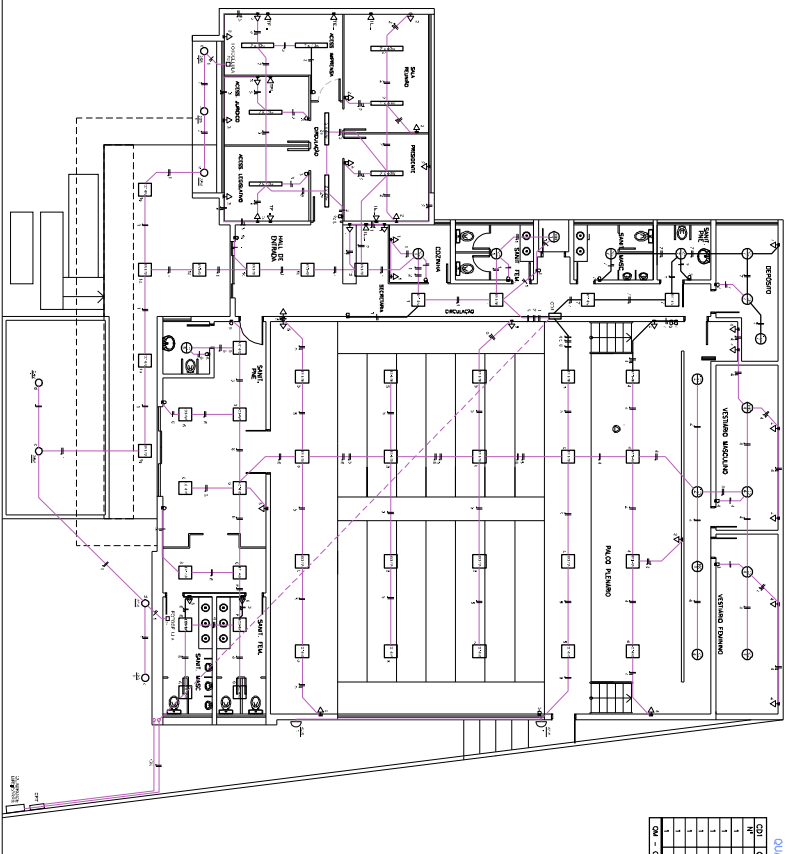


INSTALAÇÃO ELÉTRICA, escola: 1/75



QUADRO DE CARGAS

CDU	Quantidade	Tipos de Luz	Tomadas W	Tomadas 50W	Total W	Com. m ²	Índice W/m ²	
1	1	200	4	400	600	2,3	26	
2	2	400	7	700	1100	2,3	25	
3	7	560	7	700	1260	2,3	25	
4	12	1024	9	900	1924	2,3	25	
5	19	1716	3	300	2016	2,3	25	
6	19	1716	3	300	2016	2,3	25	
7	7	600	1	100	700	2,3	25	
CDU - CDU 2						9324	10,0	1120

PROJETO PARA CÂMARA DE VEREDORES		ELENCO DE MATERIAIS	
PROJETO	PROJETO PARA CÂMARA DE VEREDORES	DATA	21/10/2011
CLIENTE	MUNICÍPIO DE CARVALHO	LOCAL	ESTADO
PROJETO	PROJETO ELÉTRICO	PROJETO	PROJETO
INSTALAÇÃO ELÉTRICA		05	

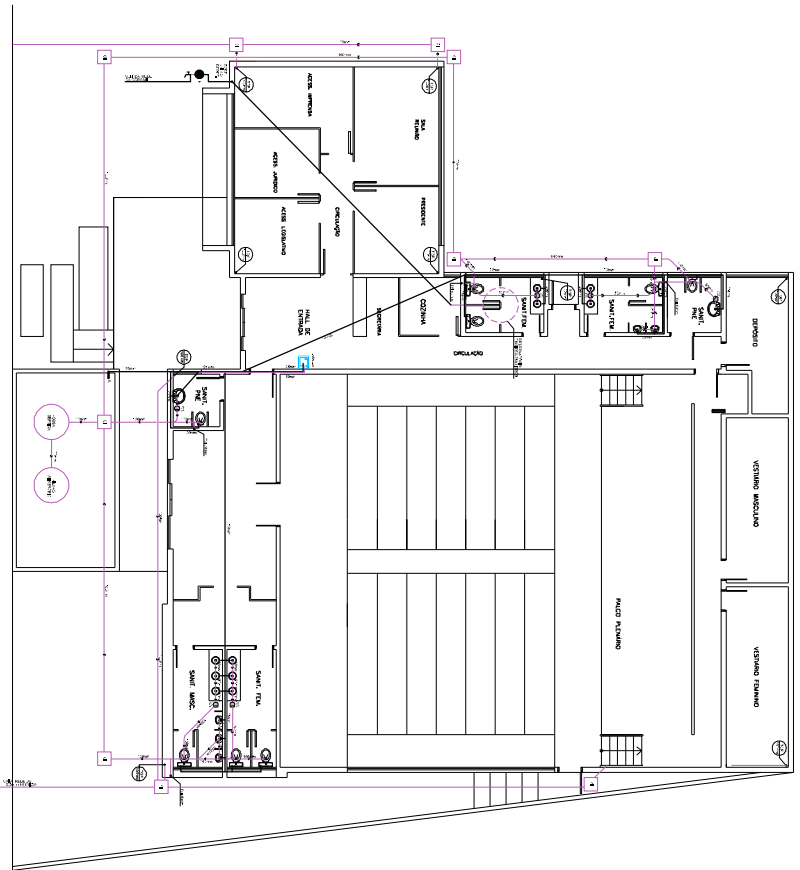

INSTALAÇÃO HIDROSSANITÁRIA, escada: 1/75
 DETALHES DE INSTALAÇÃO

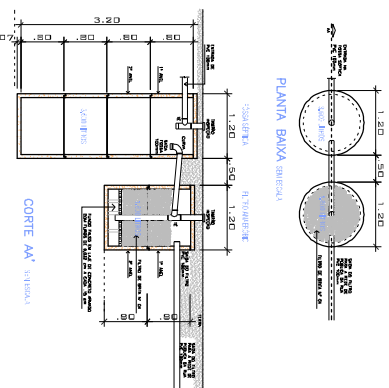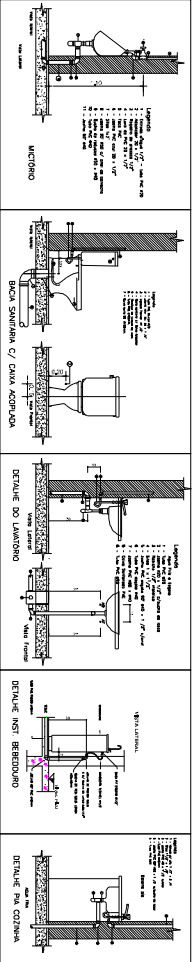

PROJETO PARA CÂMERA DE VERGADORES		ESPECÍFICO	
01	02	03	04
INSTALAÇÃO HIDROSSANITÁRIA		06	