


1 CANTEIRO 2 - PLANTA BAIXA

ESC. 1/100

# RUA LUIZ MORINHO

LEGENDA  
 ● 5 UNIDADES DE POSTE DE ILUMINAÇÃO DE POSTE BAIXO (FIAÇÃO SUBTERRÂNEA)

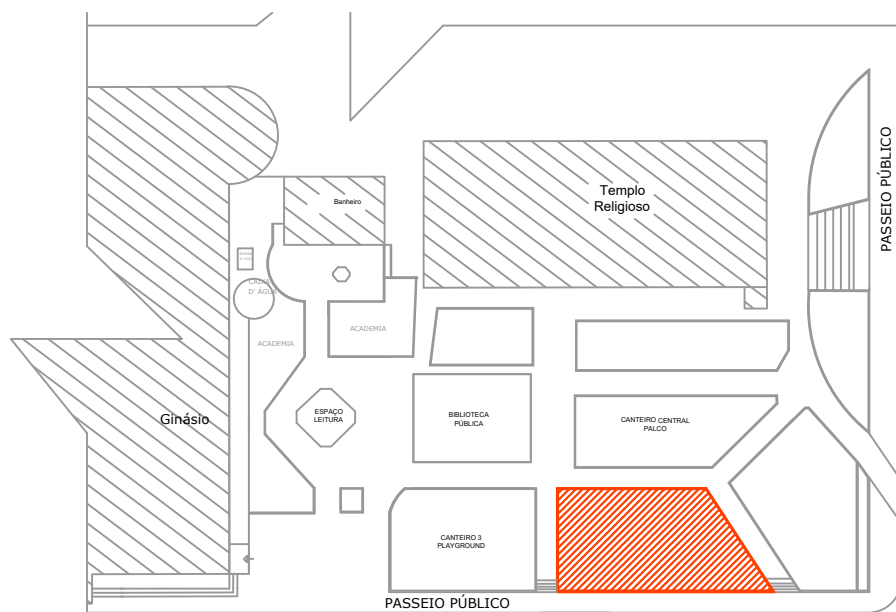

# RUA LUIZ MORINHO

# AVENIDA JÚLIO DE MAÍLHOS

1 CANTEIRO 2 - LOCALIZAÇÃO SEM ESCALA



RESP. TÉCNICO:		RUDIANE ANTONIA MARCON ARQUITETA E URBANISTA CAU A133538-3		TAMIRIS PINHEIRO ENGENHEIRA CIVIL CREA-RS 234406	
PROPONENTE:		PREFEITURA MUNICIPAL		ÁREA: 200,00m <sup>2</sup>	ESCALA: 1/100
PROJETO: REFORMA DA PRAÇA MUNICIPAL AVENIDA JÚLIO DE MAILHOS PONTÃO/RS		PRANCHA: 1/4	PLANTA BAIXA DATA: 12/06/2020		