
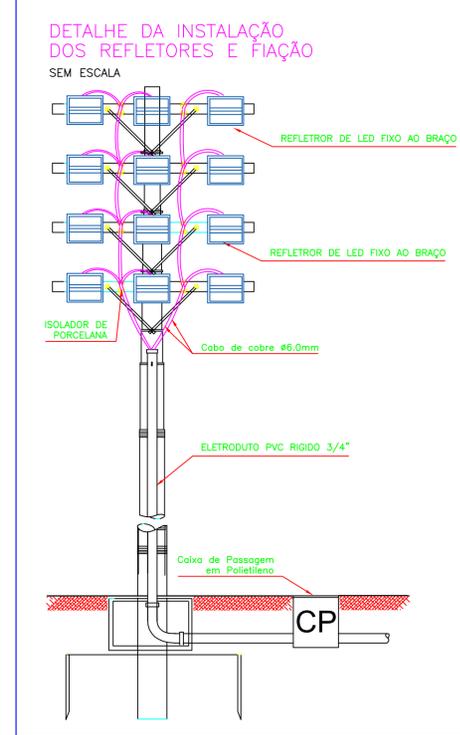
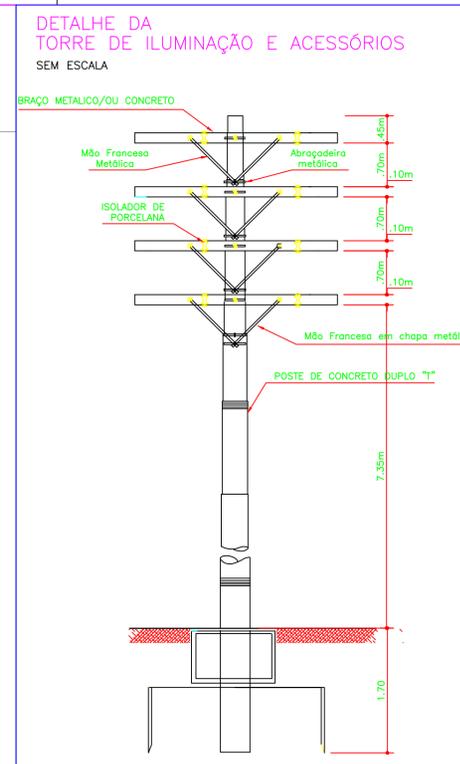


Coordenadas Geográficas:
 Latitude: 28° 31'6.27"S
 Longitude: 52°40'43.80"W


LOCALIZAÇÃO DO CAMPO DE FUTEBOL
 SEM ESCALA - IMAGEM DE SATELITE

<p>Prefeitura Municipal de Pontão</p> <p>Av. Júlio de Mulinhas 1613 - Centro Fone: - R5 (41) 33981900</p>		<p>RESPONSÁVEL TÉCNICO PROJETO ALEXANDRE MENEGAZZO CRÉDPROJ: 020249704</p>	
		<p>DESENHISTA ALEXANDRE MENEGAZZO CRÉDPROJ: 20311007</p>	
<p>PROJETO CADASTRAL</p>		<p>ÁREA 19.600,00 m²</p>	
<p>ENGENHEIRO Rua Abílio Roos</p>		<p>MUNICÍPIO PONTÃO</p>	
<p>ESCALA 1:2500 - A1</p>		<p>DATA OUTUBRO 2021</p>	
<p>PROJETO PLANTA DE LOCALIZAÇÃO</p>		<p>Nº PRONÁNCIA ARQ-01/2</p>	

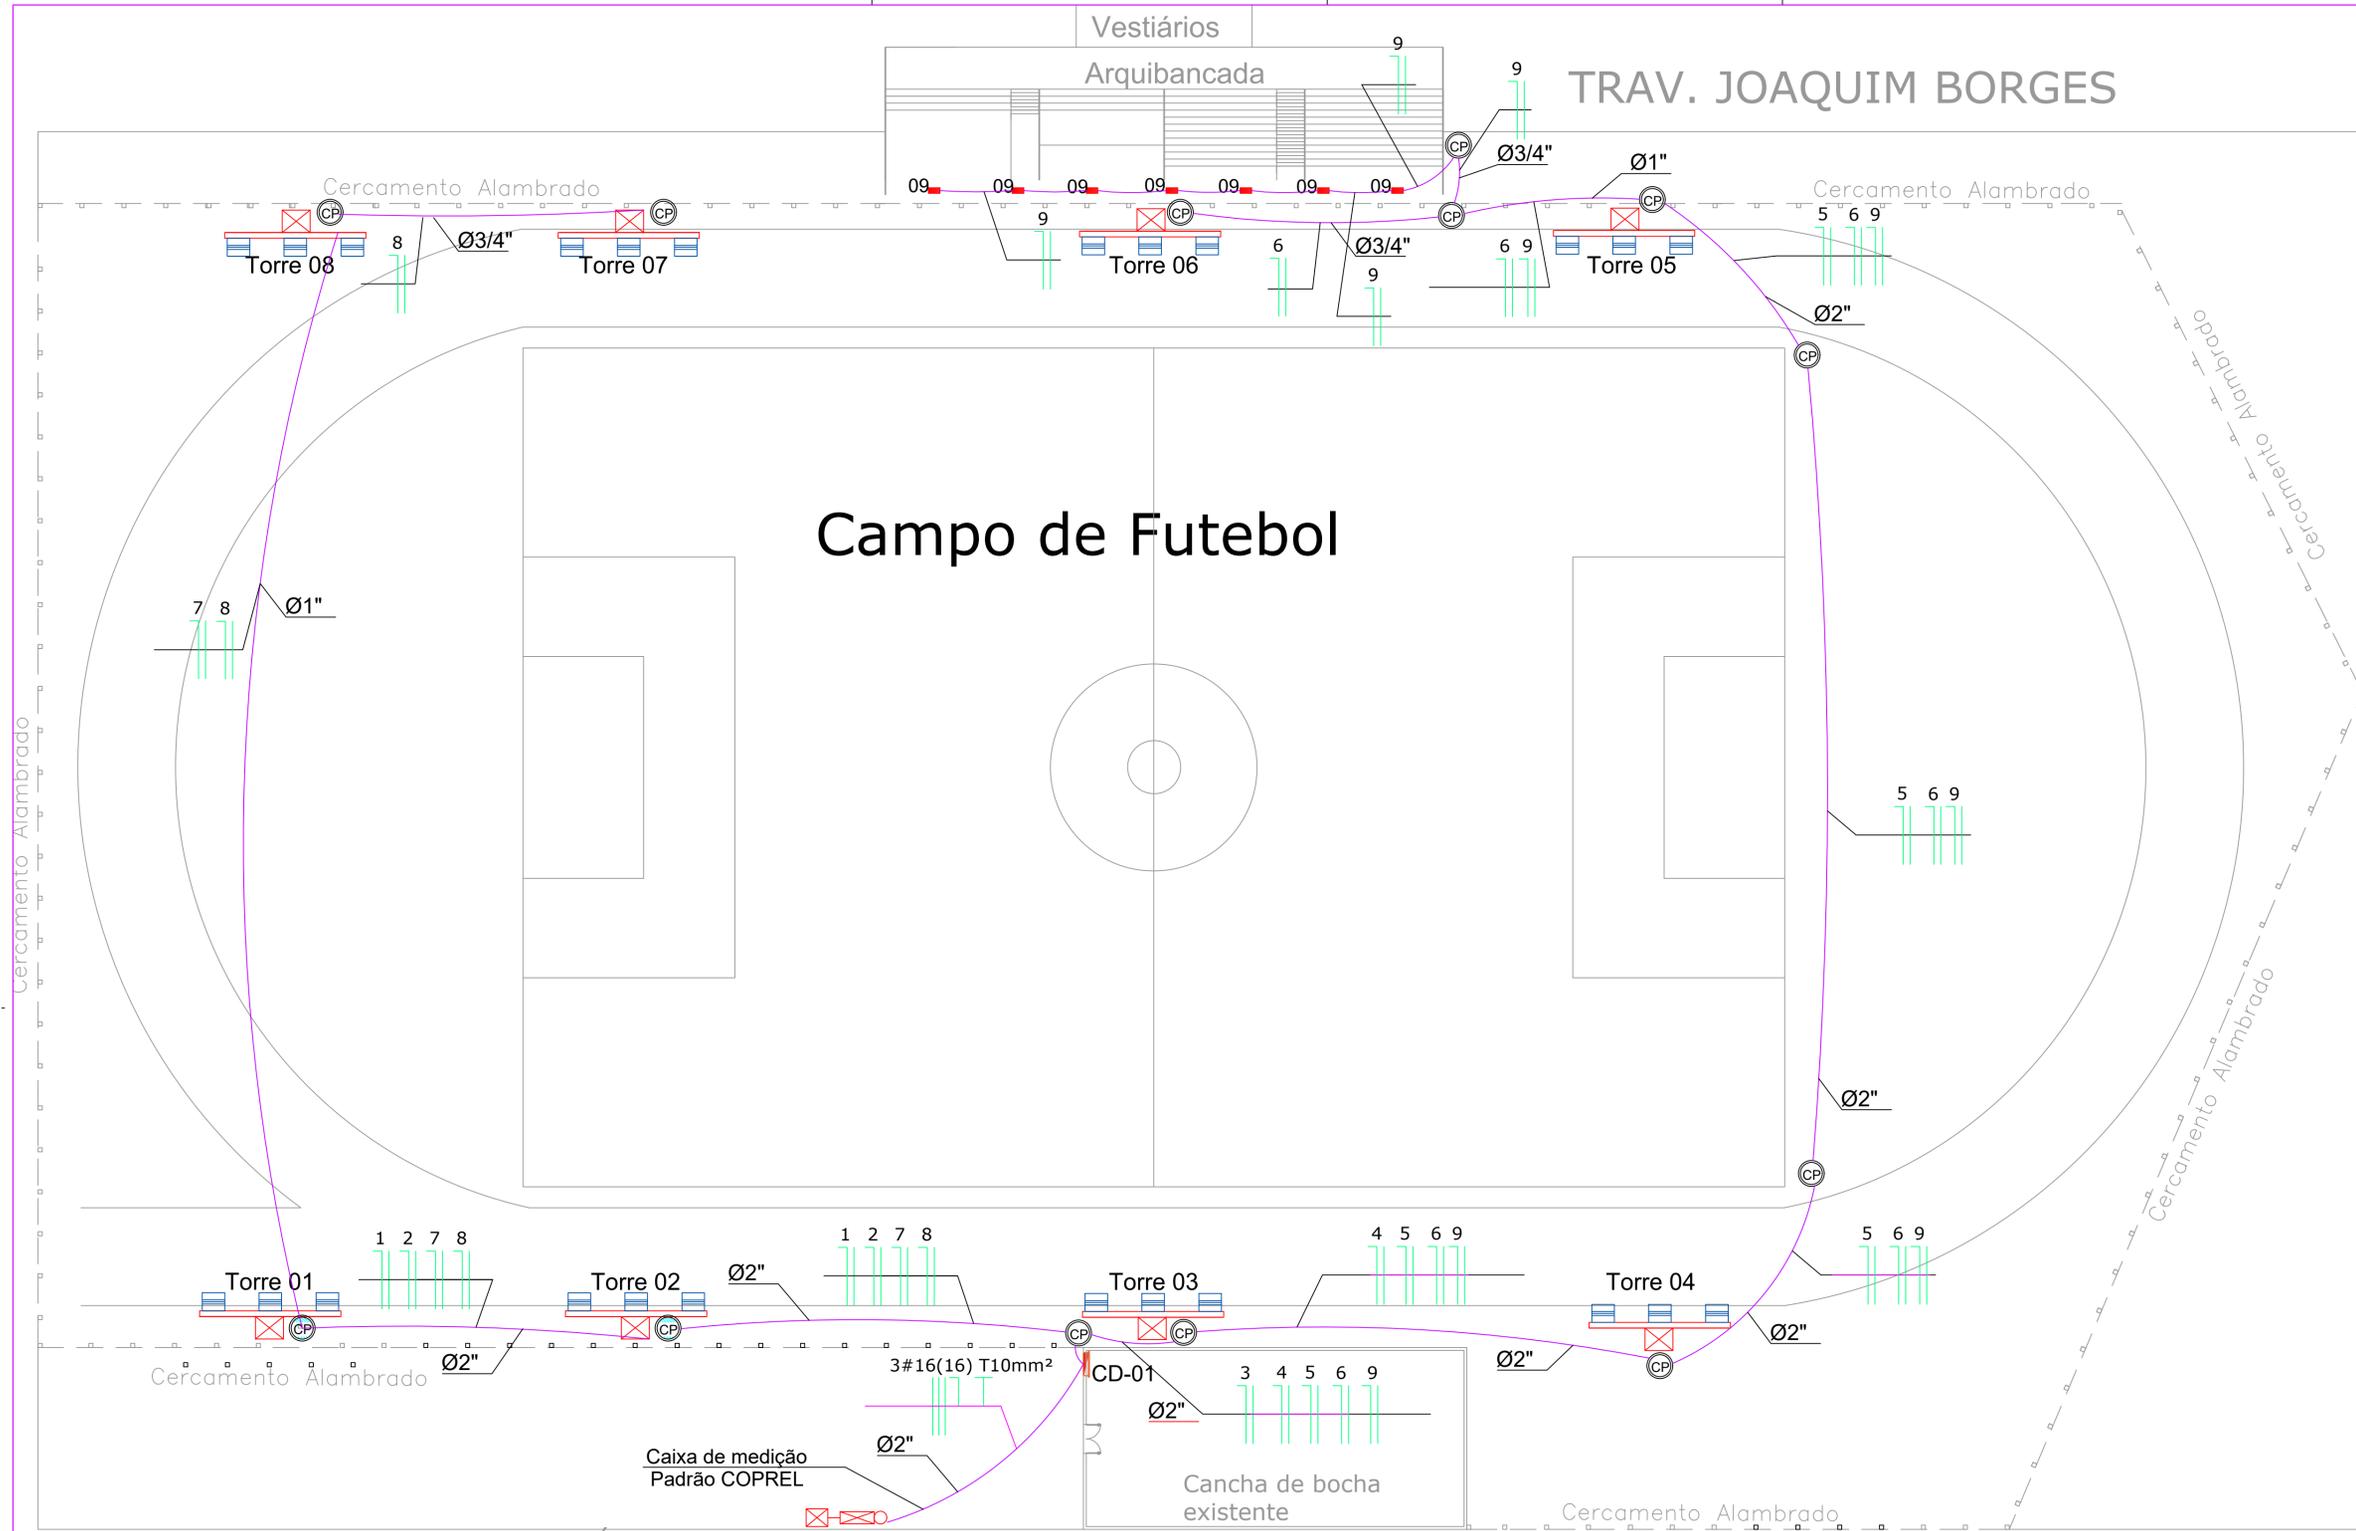

QUADRO DE CARGAS

CD	CIRCUITO	PONTOS DE LUZ			TOMADAS		TOMADAS ESP.	TOTAL	COND.	DISJ.	
Nº	Nº	Nº	W	Nº	W	Nº	W	mm2	Amp.		
1	1	12	150					1800	6.0	25	
1	2	9	150					1800	6.0	25	
1	3	9	150					1800	6.0	25	
1	4	9	150					1800	6.0	25	
1	5	9	150					1800	6.0	25	
1	6	9	150					1800	6.0	25	
1	7	9	150					1800	6.0	25	
1	8	9	150					1800	6.0	25	
1	9	7	150					1050	6.0	25	
1	10										
1	11										
1	12										
QM- CD 1								CARGA INSTALADA	15450	16.00	1X50

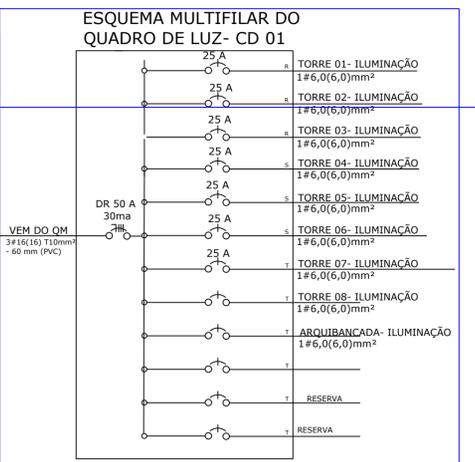

PLANTA ELÉTRICO- TORRES DE ILUMINAÇÃO- CAMPO MUNICIPAL
 escala : indicada
 ↳ ÁREA: indicada

LEGENDA ELÉTRICO

- CONDUTORES NEUTRO, FASE E TERRA
- QUADRO DE DISJUNTORES
- REFLETOR DE LED 150W- EXTERNO RESISTENTE A A AGUA
- CAIXA DE INSPEÇÃO-DERIVAÇÃO EM POLIETILENO DIAMETRO 30CM
- Ø1'1/4' DIÂMETRO DO ELETRODUTO SUBTERRANEO
- TORRE COM POSTE DE CONCRETO E SUPORTES PARA FIXAÇÃO DOS REFLETORES

Prefeitura Municipal de Pontão
 Av. Julio de Malhos 1613 Centro
 Pontão - RS
 (54) 33081900

RESPONSÁVEL TÉCNICO P/PROJETO: Eng. Civil Alexandre Menegazzo - CREA/RS/167278
 DESENHO: ALEXANDRE

OBRA: ILUMINAÇÃO CAMPO DE FUTEBOL MUNICIPAL
 ÁREA: 15.600,00 m²

ENDEREÇO: Rua Abílio Roos
 MUNICÍPIO: PONTÃO

PROJETO: ELÉTRICO
 ASSUNTO: PLANTA BAIXA E DETALHES
 Nº PRANCHA: ARQ-02/2

ESCALA: INDICADA - A1
 DATA: OUTUBRO 2021